

ALLEGATO A

PLANIMETRIE SEDE MUSEO NAZIONALE
DELL'EBRAISMO ITALIANO E DELLA SHOAH


SERVIZIO DI MANUTENZIONE ORDINARIA
E STRAORDINARIA DEGLI IMPIANTI
SPECIALI ANTINCENDIO DEL MUSEO
NAZIONALE DELL'EBRAISMO ITALIANO
E DELLA SHOAH



PLANIMETRIA GENERALE


SCALA 1:400

SERVIZIO DI MANUTENZIONE ORDINARIA E STRAORDINARIA DEGLI IMPIANTI SPECIALI ANTINCENDIO DEL MUSEO NAZIONALE DELL'EBRAISMO ITALIANO E DELLA SHOAH

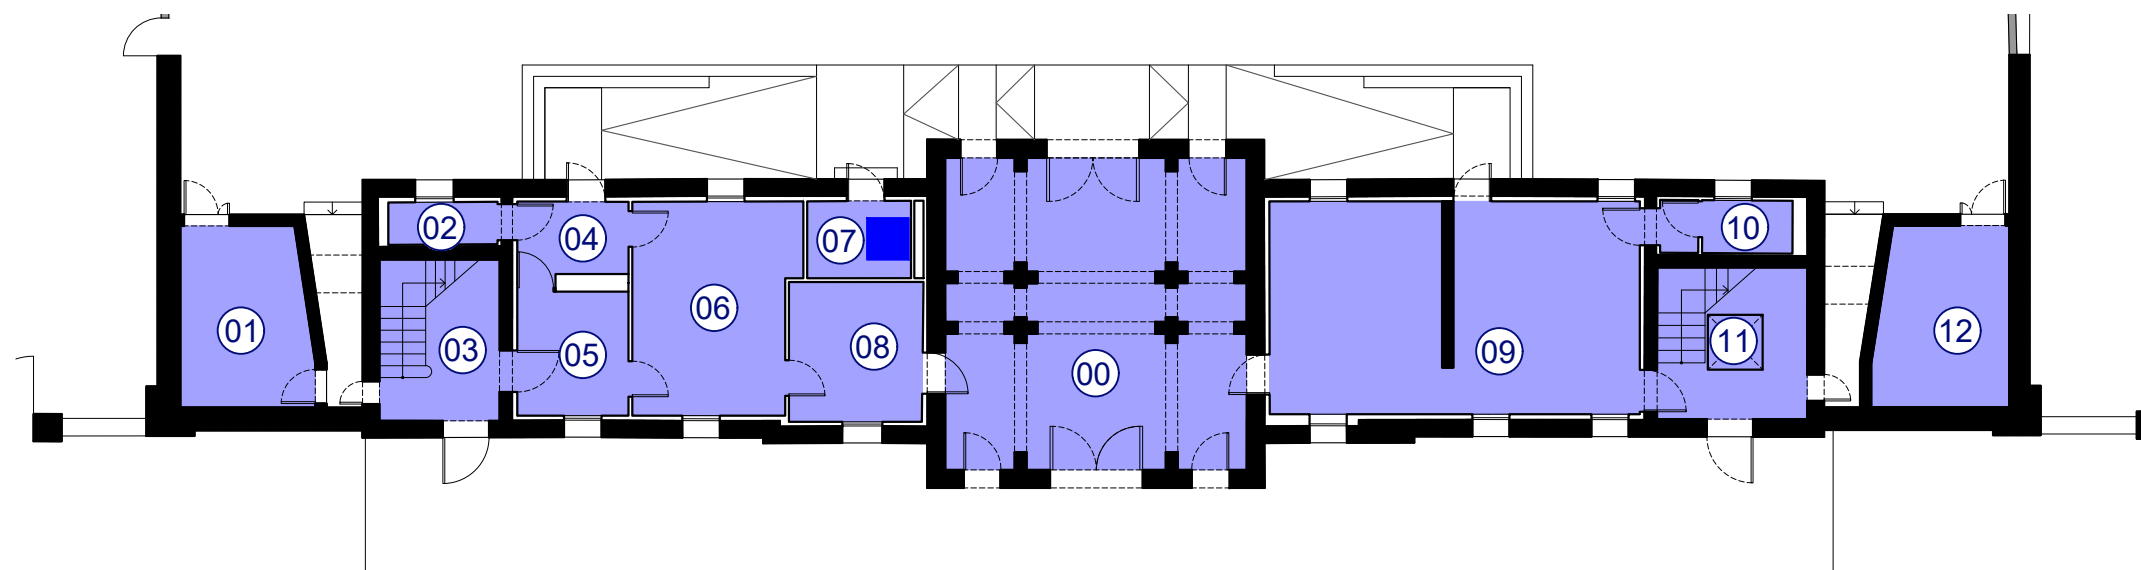


PIANTA PIANO TERRA

- | | | | |
|---|--------------------------|---|--------------------------|
| ① | Deposito | ⑦ | Control room palazzina A |
| ② | Servizio igienico | ⑧ | Biblioteca |
| ③ | Vano scale | ⑨ | Spazio polivalente |
| ④ | Biblioteca | ⑩ | Servizio igienico |
| ⑤ | Biblioteca | ⑪ | Vano scale |
| ⑥ | Biblioteca | ⑫ | Deposito |
| ⑦ | Control room palazzina A | | |

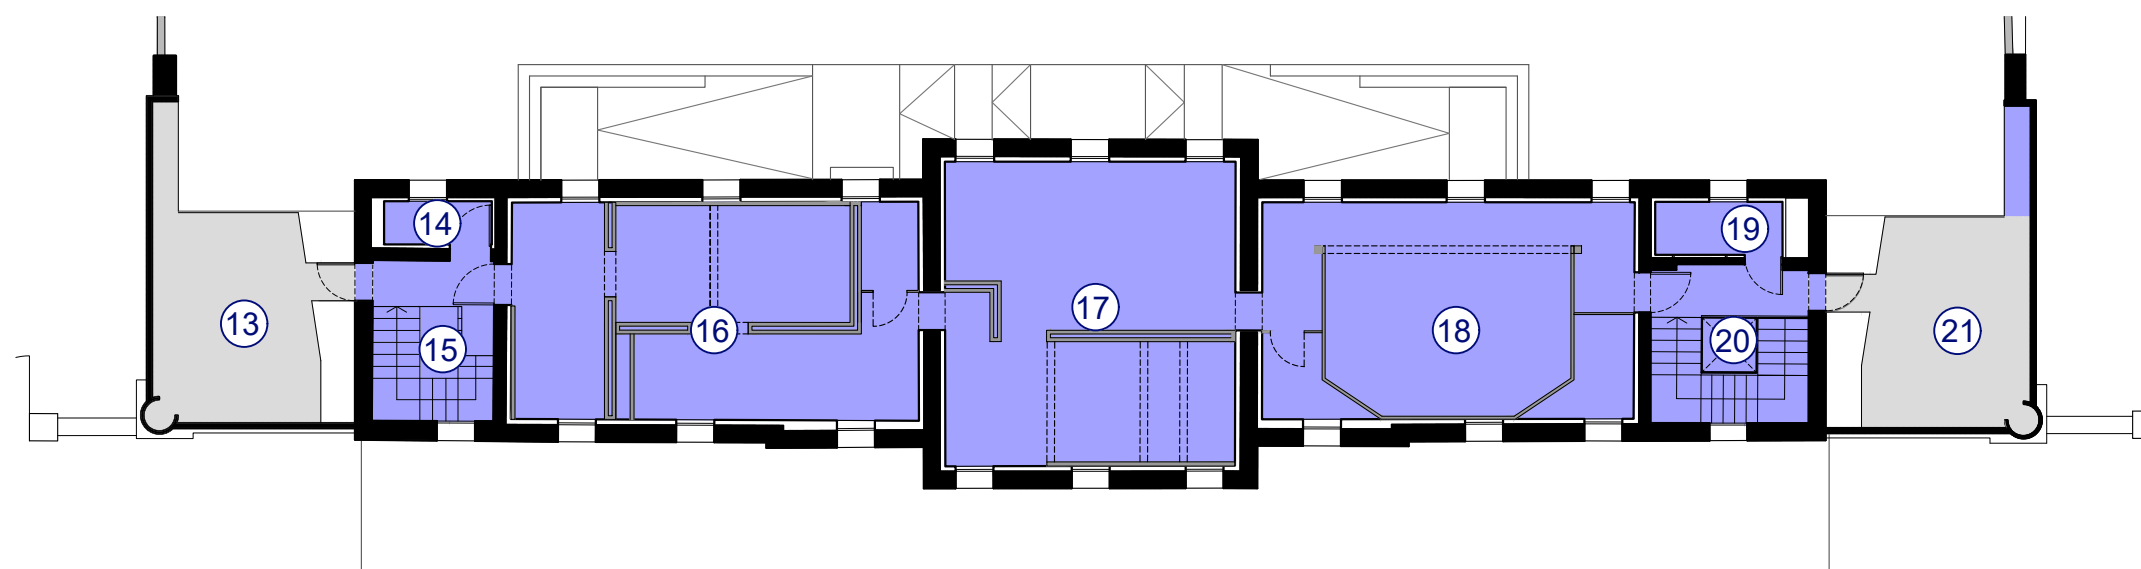


PIANTA PIANO PRIMO

- | | | | |
|---|-------------------|---|------------|
| ⑬ | Terrazza | ⑳ | Vano scale |
| ⑭ | Servizio igienico | ㉑ | Terrazza |
| ⑮ | Vano scale | | |
| ⑯ | Vano scale | | |
| ⑰ | Sala espositiva | | |
| ⑱ | Sala espositiva | | |
| ㉑ | Terrazza | | |

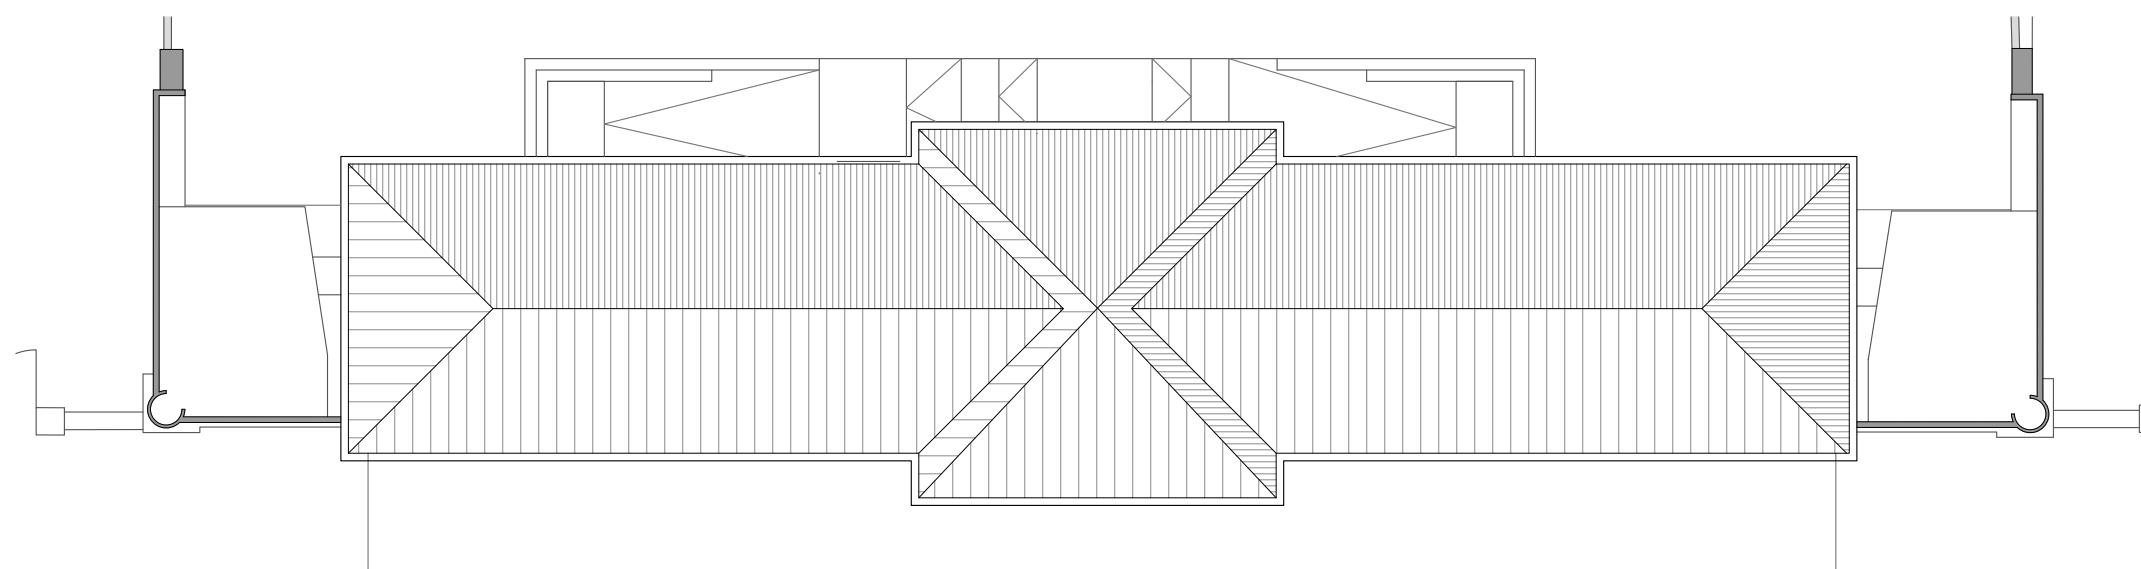

PIANTA COPERTURA

- Centralina antincendio Palazzina A
- Area coperta da rivelatori di fumo puntiformi collegati alla centralina della Palazzina A

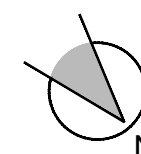

MUSEO NAZIONALE DELL'EBRAISMO ITALIANO E DELLA SHOAH


MUSEUM OF ITALIAN JUDAISM AND THE SHOAH

PLANIMETRIE PALAZZINA A


SCALA 1:200

SERVIZIO DI MANUTENZIONE ORDINARIA E STRAORDINARIA DEGLI IMPIANTI SPECIALI ANTINCENDIO DEL MUSEO NAZIONALE DELL'EBRAISMO ITALIANO E DELLA SHOAH

POLO TECNOLOGICO

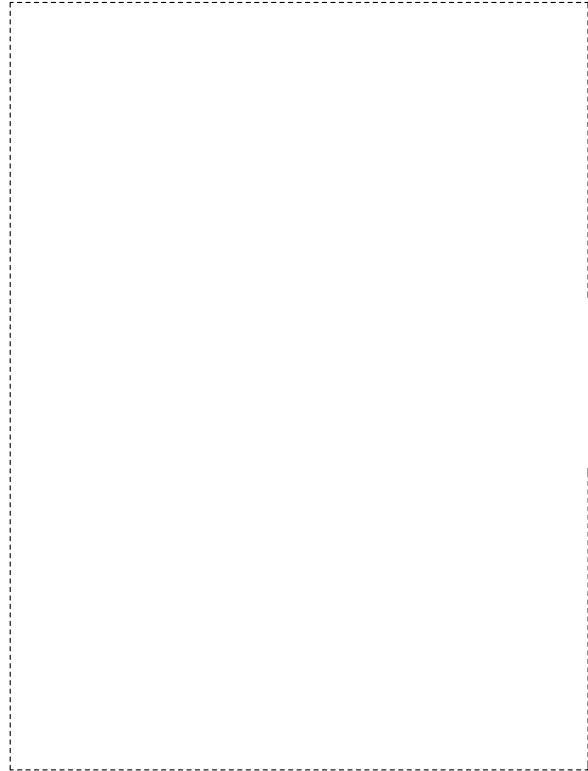


PADIGLIONE D'INGRESSO

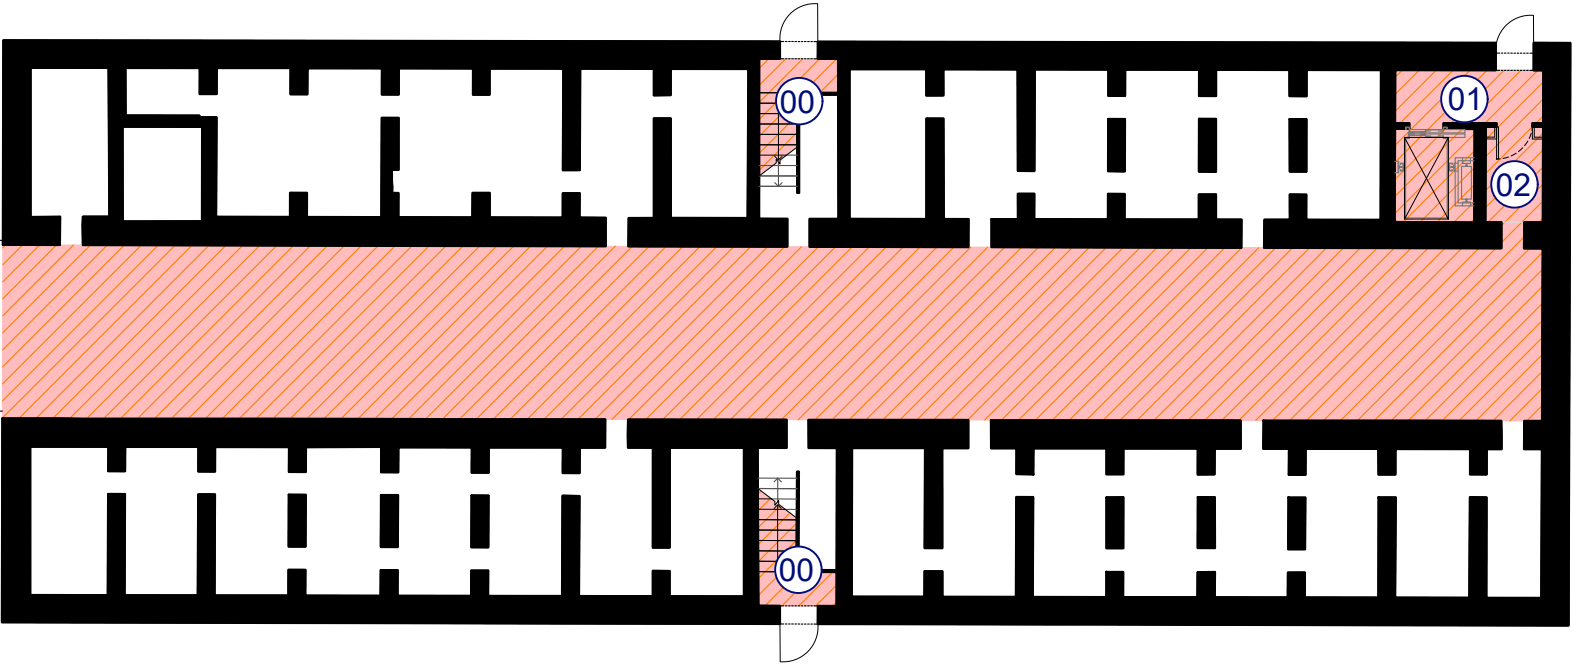

CORPO C

- Area coperta da rivelatori di fumo puntiformi e a barriera, collegati alla centralina del Corpo C
- Area coperta da impianto EVAC, collegato alla centralina del Corpo C

- 00 Vani scale
- 01 Vano ascensore
- 02 Servizio igienico

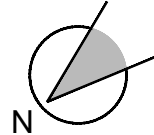

PIANTA PIANO INTERRATO CORPO C


SCALA 1:200

SERVIZIO DI MANUTENZIONE ORDINARIA E STRAORDINARIA DEGLI IMPIANTI SPECIALI ANTINCENDIO DEL MUSEO NAZIONALE DELL'EBRAISMO ITALIANO E DELLA SHOAH





MUSEO NAZIONALE DELL'EBRAISMO ITALIANO E DELLA SHOAH

MUSEUM OF ITALIAN JUDAISM AND THE SHOAH

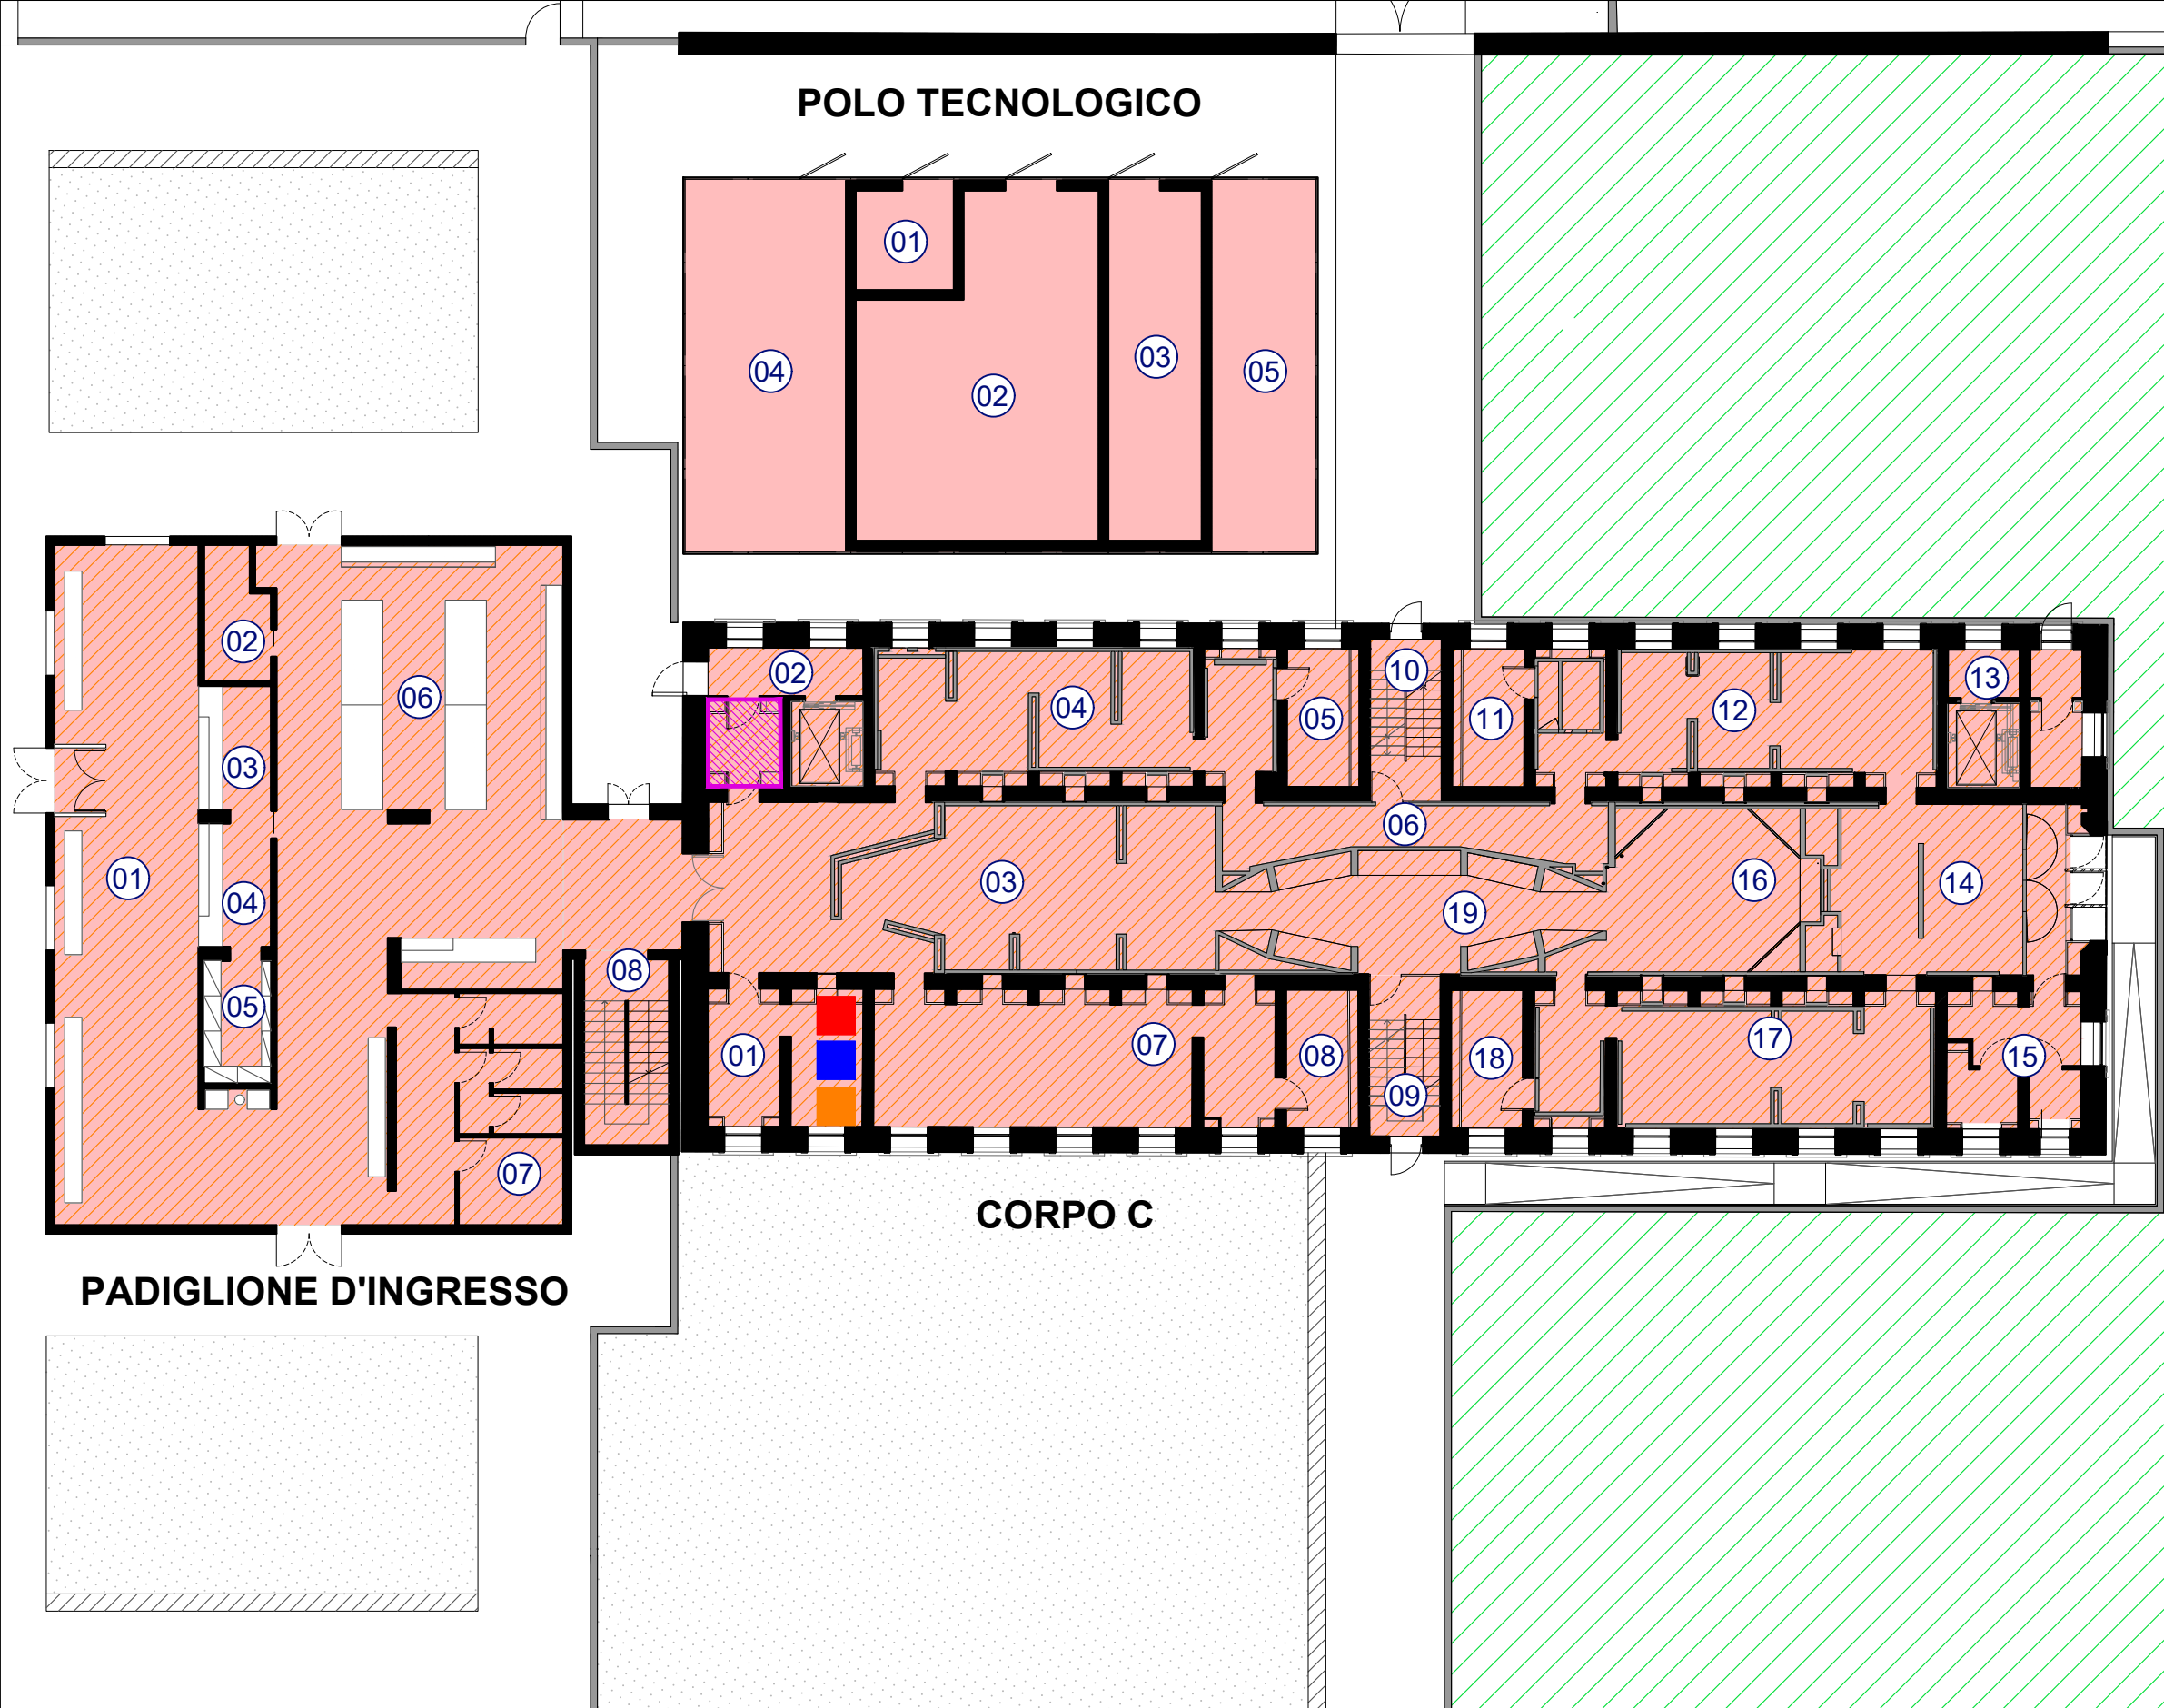

PADIGLIONE	POLO TECNOLOG.
01 Hall distribuzione	01 Centrale idrica antincendio
02 Ripostiglio	02 Centrale generale
03 Biglietteria	03 Cabina elettrica
04 Bancone guardaroba	04 Vano a cielo libero per riserva idrica per antincendio
05 Guardaroba	05 Vano a cielo libero per gruppo elettrogeno
06 Bookshop	
07 Servizi igienici	
08 Vano scale	



CORPO C	
01 Control room	Centralina antincendio Corpo C
02 Vano ascensore	Pannello ripetitore impianto antincendio Palazzina A
03 Sala espositiva	Centralina impianto EVAC Corpo C
04 Sala espositiva	Area coperta da rivelatori di fumo puntiformi e a barriera, collegati alla centralina del Corpo C
05 Locale tecnico	Area coperta da impianto EVAC, collegato alla centralina del Corpo C
06 Sala espositiva	Dispositivo di pressurizzazione filtro a prova di fumo
07 Sala polivalente	
08 Locale tecnico	
09 Vano scale	
10 Vano scale	
11 Locale tecnico	
12 Sala espositiva	
13 Vano ascensore	
14 Sala espositiva	
15 Servizi igienici	
16 Disimpegno	
17 Sala espositiva	
18 Locale tecnico	
19 Sala espositiva	

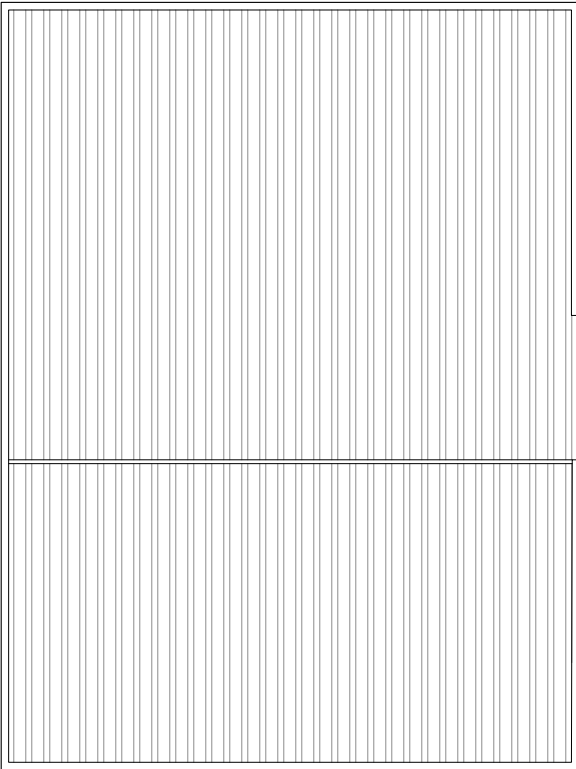 

PADIGLIONE D'INGRESSO




POLO TECNOLOGICO

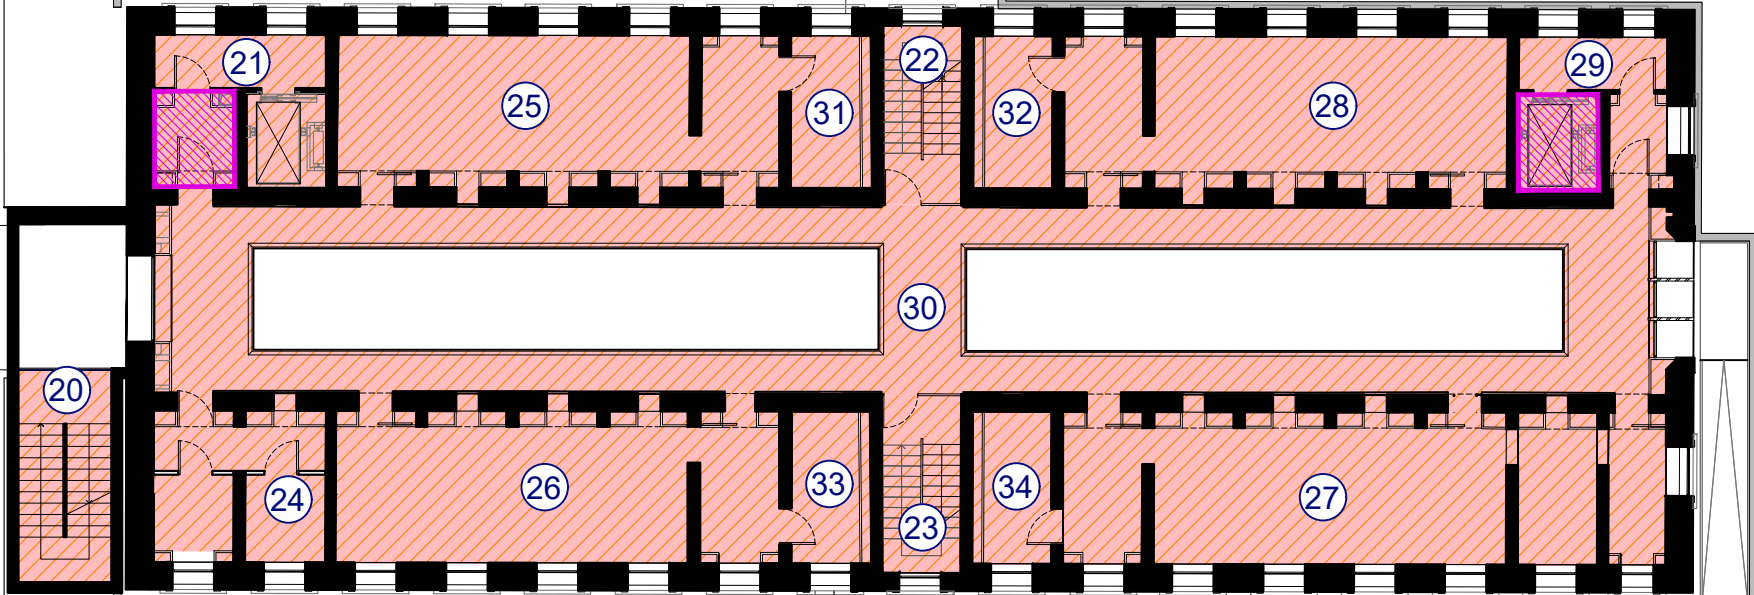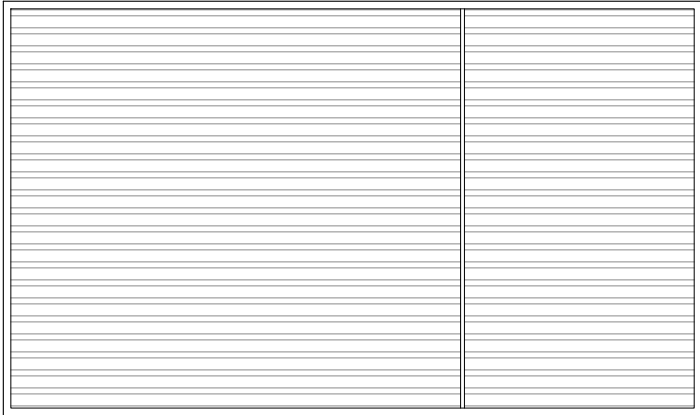

CORPO C

- Area coperta da rivelatori di fumo puntiformi e a barriera, collegati alla centralina del Corpo C
- Area coperta da impianto EVAC, collegato alla centralina del Corpo C
- Dispositivo di pressurizzazione filtro a prova di fumo

- 20 Vano scale
- 21 Vano ascensore
- 22 Vano scale
- 23 Vano scale
- 24 Servizi igienici
- 25 Ufficio 01
- 26 Ufficio 02
- 27 Ufficio 03
- 28 Ufficio 04
- 29 Vano ascensore
- 30 Ballatoio
- 31 Locale tecnico
- 32 Locale tecnico
- 33 Locale tecnico
- 34 Locale tecnico

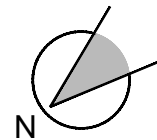

PIANTA PIANO PRIMO CORPO C



SCALA 1:200

SERVIZIO DI MANUTENZIONE ORDINARIA E STRAORDINARIA DEGLI IMPIANTI SPECIALI ANTINCENDIO DEL MUSEO NAZIONALE DELL'EBRAISMO ITALIANO E DELLA SHOAH



MUSEO NAZIONALE DELL'EBRAISMO ITALIANO E DELLA SHOAH

 
MUSEUM OF ITALIAN JUDAISM AND THE SHOAH

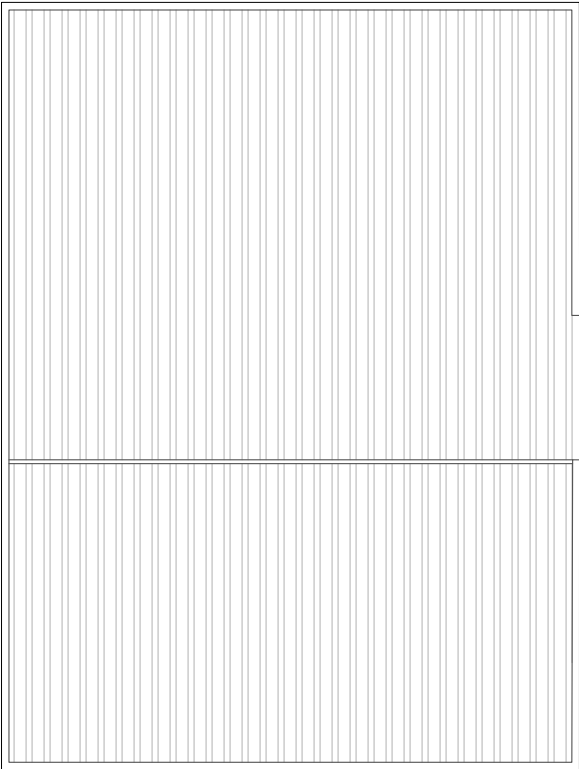





PADIGLIONE D'INGRESSO

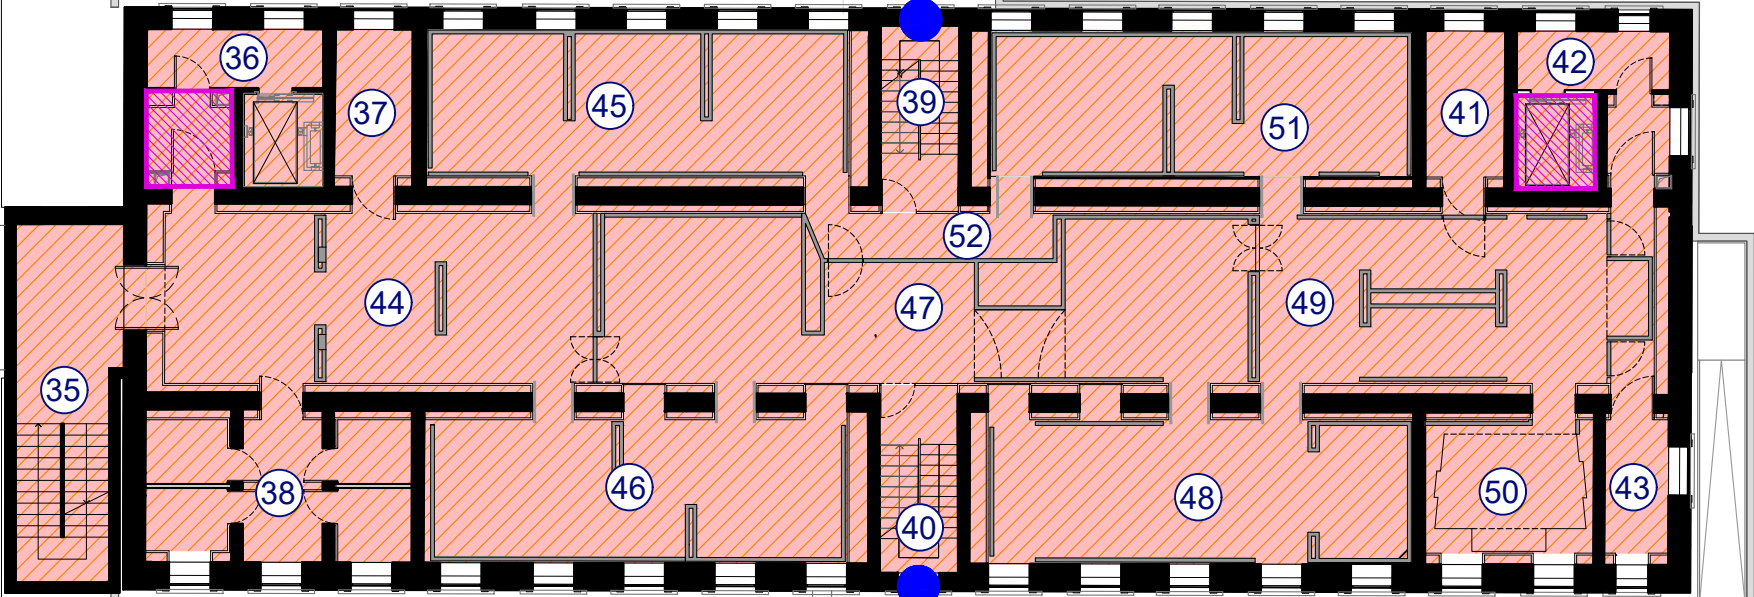


POLO TECNOLOGICO



CORPO C

-  Area coperta da rivelatori di fumo puntiformi e a barriera, collegati alla centralina del Corpo C
-  Area coperta da impianto EVAC, collegato alla centralina del Corpo C
-  Dispositivo di pressurizzazione filtro a prova di fumo
-  Apertura automatica lucernai vani scale

- ③⑤ Vano scale
- ③⑥ Vano ascensore
- ③⑦ Deposito
- ③⑧ Servizi igienici
- ③⑨ Vano scale
- ④① Deposito
- ④② Vano ascensore
- ④③ Deposito
- ④④ Sala espositiva 0
- ④⑤ Sala espositiva 1
- ④⑥ Sale espositive 2-3
- ④⑦ Sale espositive 4-5
- ④⑧ Sala espositiva 6
- ④⑨ Sala espositiva 7
- ⑤① Sale espositive 8-9
- ⑤② Disimpegno

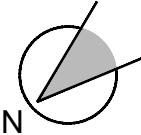

PIANTA PIANO SECONDO CORPO C


SCALA 1:200

SERVIZIO DI MANUTENZIONE ORDINARIA E STRAORDINARIA DEGLI IMPIANTI SPECIALI ANTINCENDIO DEL MUSEO NAZIONALE DELL'EBRAISMO ITALIANO E DELLA SHOAH



MUSEO NAZIONALE DELL'EBRAISMO ITALIANO E DELLA SHOAH

MUSEUM OF ITALIAN JUDAISM AND THE SHOAH

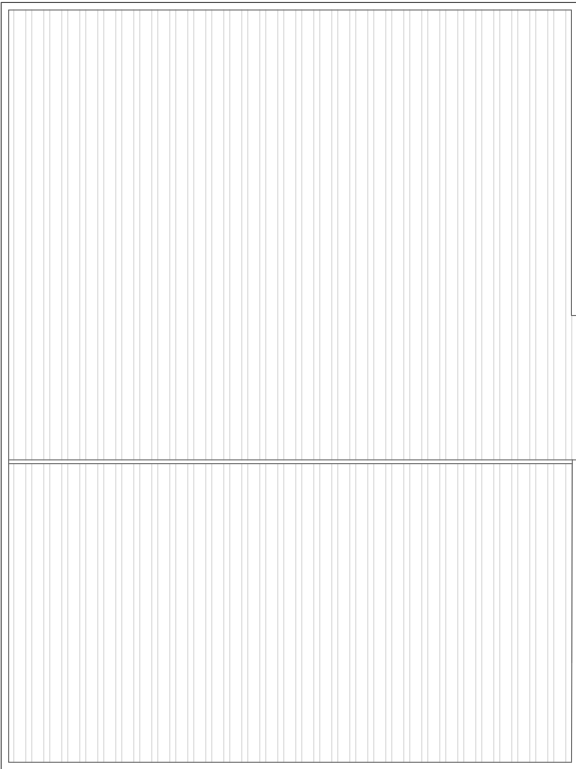


PADIGLIONE D'INGRESSO

POLO TECNOLOGICO



CORPO C

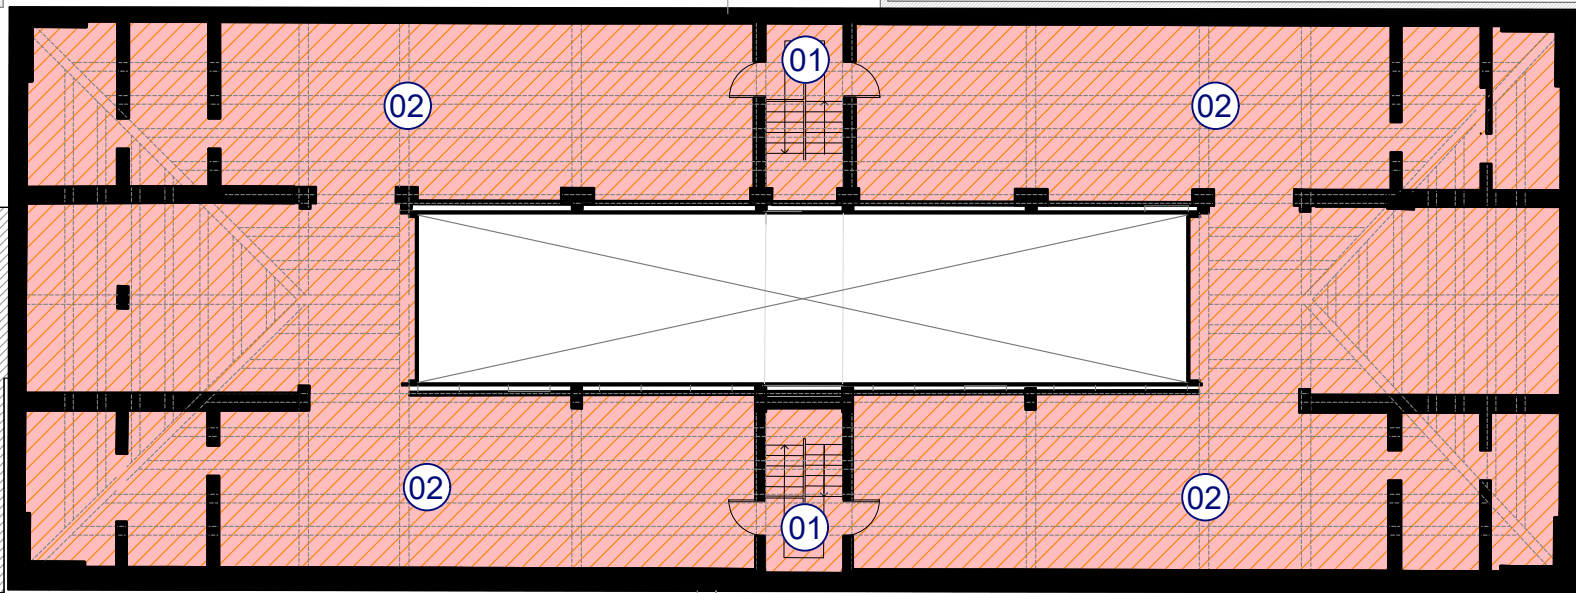

Area coperta da rivelatori di fumo puntiformi e a barriera, collegati alla centralina del Corpo C





Area coperta da impianto EVAC, collegato alla centralina del Corpo C

01

Vano scale

02

Vani tecnici UTA

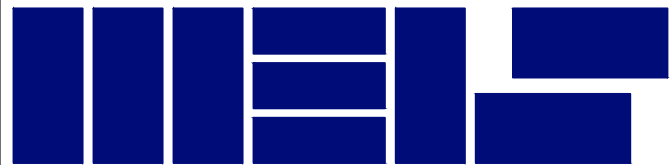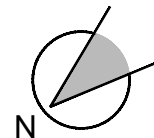

MUSEO NAZIONALE DELL'EBRAISMO ITALIANO E DELLA SHOAH

MUSEUM OF ITALIAN JUDAISM AND THE SHOAH

PIANTA PIANO SOTTOTETTO CORPO C

SCALA 1:200

SERVIZIO DI MANUTENZIONE ORDINARIA E STRAORDINARIA DEGLI IMPIANTI SPECIALI ANTINCENDIO DEL MUSEO NAZIONALE DELL'EBRAISMO ITALIANO E DELLA SHOAH